


No.	品 名	MODEL	台 数	寸 法 (mm)			配管接続口径 (A)			ガス (kW)	電 気 (kW)			フ ィ ド	備 考	
				間 口	奥 行	高 さ	給 水 	給 湯 	排 水 	口径 (A) 	消費量 kW	1φ 100V 	1φ 200V 			3φ 200V 
1	デジタル台秤	DP-6900K-32	1	354	634	784									秤量32kg	
2	移動式引出作業台		1	900	600	850									引出2ヶ	
3	検査用冷蔵庫	SRF-K661-1K	1	615	650	1960			40		0.32				374リットル	
4	エレファントシェルフ	N-TES-19-4612C	2	1209	460	1930									棚4段	
5	エレファントシェルフ	N-TES-19-4610C	2	1059	460	1930									棚4段	
6	乾燥機付き包丁まな板殺菌庫	TNS-3045WF	1	300	450	1600			25		0.28				包丁8本 まな板4枚	
7	二槽シンク		1	1200	750	850	15x2	15x2	50x2							
8	パイプ棚	TX-P-120L	1	1200	350	一段										
9	作業台		1	540	750	850										
10	パイプ棚		1	890	350	一段										
11	スライサー収納箱		1	350	750	850										
12	エレファントシェルフ	N-TES-19-6161C	1	602	610	1930									棚5段	
13	野菜スライサー	CL-52E	1	370	330	690					0.76					
14	移動台		1	500	650	600										
15	バススルー冷蔵庫	SRR-KP1281D	1	1200	850	1950			40		0.42				1180リットル	
16	バススルー冷蔵庫	SRF-KP1283	1	1200	850	1950			40				0.73		1128リットル	
17	バススルー冷蔵庫	SRR-KP981D	1	900	850	1950			40		0.41				844リットル	
18	二槽シンク		1	1200	750	850	15x2	15x2	50x2							
19	コールドテーブル冷蔵庫	(SUR-K1261SA)	1	1200	600	850			40		0.14				240リットル、 高さH=850仕様	
20	作業台		1	1200	600	850									下部三方枠	
21	製氷機	SIM-S2500B	1	395	450	800	15 G.V		40		0.22				25kgタイプ	
22	二段棚	TX-WP-120L	1	1200	500	800										
23	移動台		2	450	600	850										
24	乾燥機付き包丁まな板殺菌庫	TNS-3045WF	1	300	450	1600			25		0.28				包丁8本 まな板4枚	
25	冷凍冷蔵庫	SRR-K981CS	1	900	800	1950			40		0.45				F：169リットル、R：563リットル	
26	一槽シンク		1	500	750	850	15	15	50							
27	I H調理器	(MIR-1033SB-N)	1	900	750	850							3.00x2	GF	高さH=850仕様	
28	作業台		1	350	750	850										
29	I H調理器 (ローレンジ)	(MIR-5LB-N)	1	450	750	500	15						5.00	GF	高さH=500仕様	
30	電気フライヤー	(TEFL-45N)	1	450	600	850							6.00	GF	油量18リットル、 高さH=850仕様	
31	スチームコンベクションオーブン	TSCO-101EBL	1	840	730	1010	15 G.V		40 銅管				19.00	GF	軟水器付、1/1 ホテルパン10段	
32	エレファントシェルフ	N-TES-19-6176C	1	755	610	1930									棚5段	
33	一槽シンク		1	400	750	800	15	15	50						現場合わせ	
34	多目的IHコンロ	MIR-1.3WT	1	230	600	300						1.30x2		GF		
35	架台		1	230	750	550										
36	プラストチラー&フリーザー	NBC-610RH	1	1200	750	850			40				1.30			
37	上棚		1	1050	350	一段										
38	電気式食器消毒保管庫 (片面式)	NHE-5AS	1	580	550	1900			25				3.25		カゴ収納数5個	
39	冷蔵庫	SRR-K761	1	745	650	1950			40		0.31				490リットル	
40	エレファントシェルフ	N-TES-19-6176C	1	755	610	1930									棚4段	

[illegible]

 当厨房設計図書は、厨房室の下地及び仕上材は、不燃材料と見なしてあります。

注記 別途工事・給水・給湯・排水・蒸気・ガス・電気等の一次創工事・二次創接続工事、給湯器、水栓、側溝、グリストラップ、手洗器、吊ボルト工事、壁下地補強 本図面上でトラップ付属の厨房機器はシンク類・冷機器のみとなります。排水温度が100℃になる可能性がある機能製品には「耐熱」、80℃以下の機能製品には「耐熱管」と表記してあります。	設備シンボル凡例 給水 ガス 1φ100V 排気フード 給湯 ガスホース 1φ200V 換気扇 排水 冷却 3φ200V 天井画 (HS) 床排水 蒸気		設計 縮尺 現場名 図番 ** 1/60 (A3) (仮称)北小岩特別養護老人ホーム 2 製図 営業 名称 最終更新日 作成日 阿部 元西 厨房器具表 2020/09/03 2020/05/25
--	--	--	--

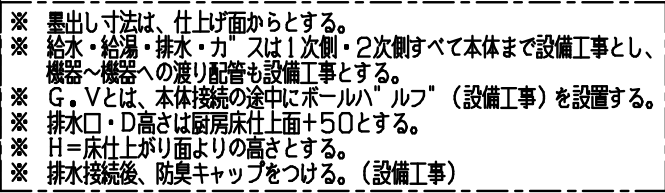


別働工事…給水、給湯・排水・蒸気・ガス・電気等の一次配工事・二次配配給工事、給湯器、水栓、劇場、グリストラップ、手洗器、吊ボルト工事、壁下地補強

本図面上でトラップ付庫の厨房機器はシンク類・冷蔵庫のみとなります。排水温度が100℃になる可能性ある機械製品には「銅管」、80℃以下の機械製品には「耐熱管」と表記してあります。

tanico

設計	縮尺	現場名		図番
※ ※	1/60 (A3)	(仮称) 北小岩特別養護老人ホーム		3
製図	営業	名称	最終更新日	作成日
阿部	元西	厨房給水・給湯設備立下位置図	2020/09/03	2020/05/25

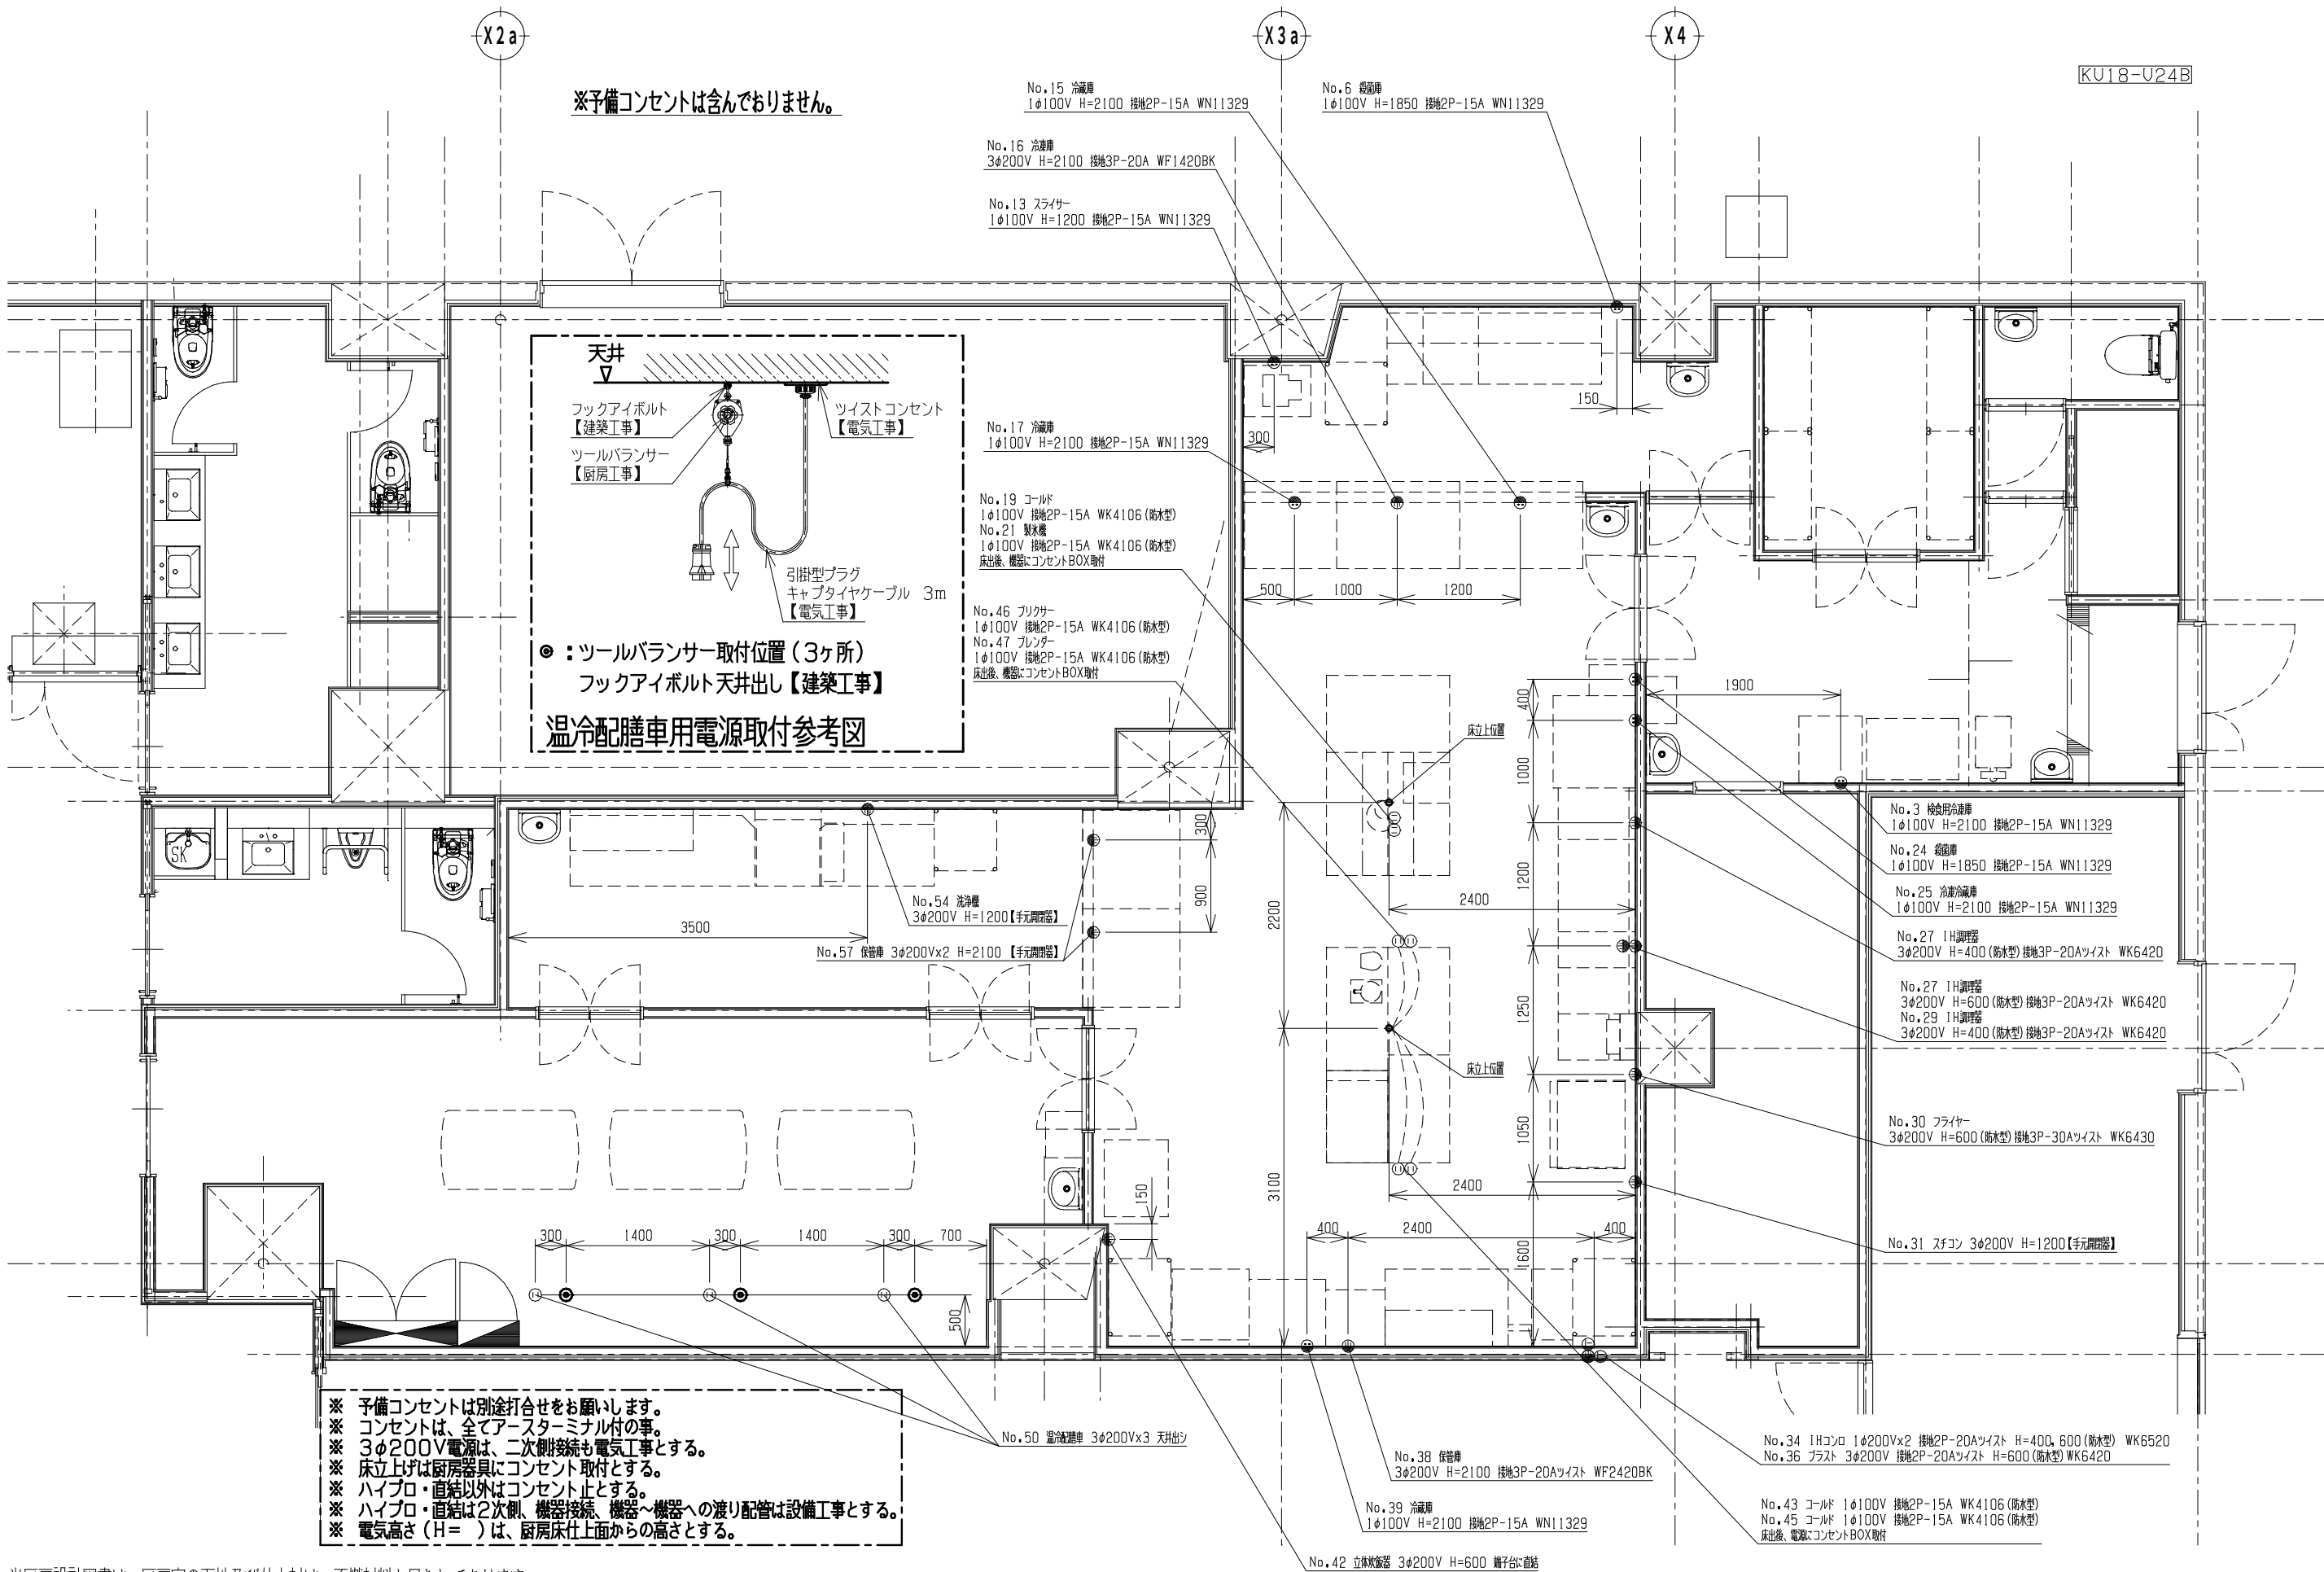

!

当厨房設計図書は、厨房室の地下及び仕上材は、不燃材料と見なしてあります。

注記

別途工事…給水・給湯・排水・蒸気・ガス・電気等の一次配工事・二次配接続工事、給湯器、水栓、製湯、グリストラップ、手洗器、吊ボルト工事、壁下地補強

特記

2020/07/07 変更A 阿部

2020/09/03 変更B 阿部

2020/09/09 墨出図作成 末元

設備シンボル凡例

給水

給湯

排水

床排水

▲ ガス

⊕ ガスホース

● 冷却水

□ 蒸気

1φ100V

1φ200V

3φ200V

排気フード

排気扇

天井画 (HS)

tanico

設計

縮尺

現場名

図番

※※

1/60 (A3)

(仮称) 北小岩特別養護老人ホーム

4

製図

営業

名称

最終更新日

作成日

阿部

元西

厨房電気設備位置図

2020/09/03

2020/05/25